



日期	
姓名	
专业	

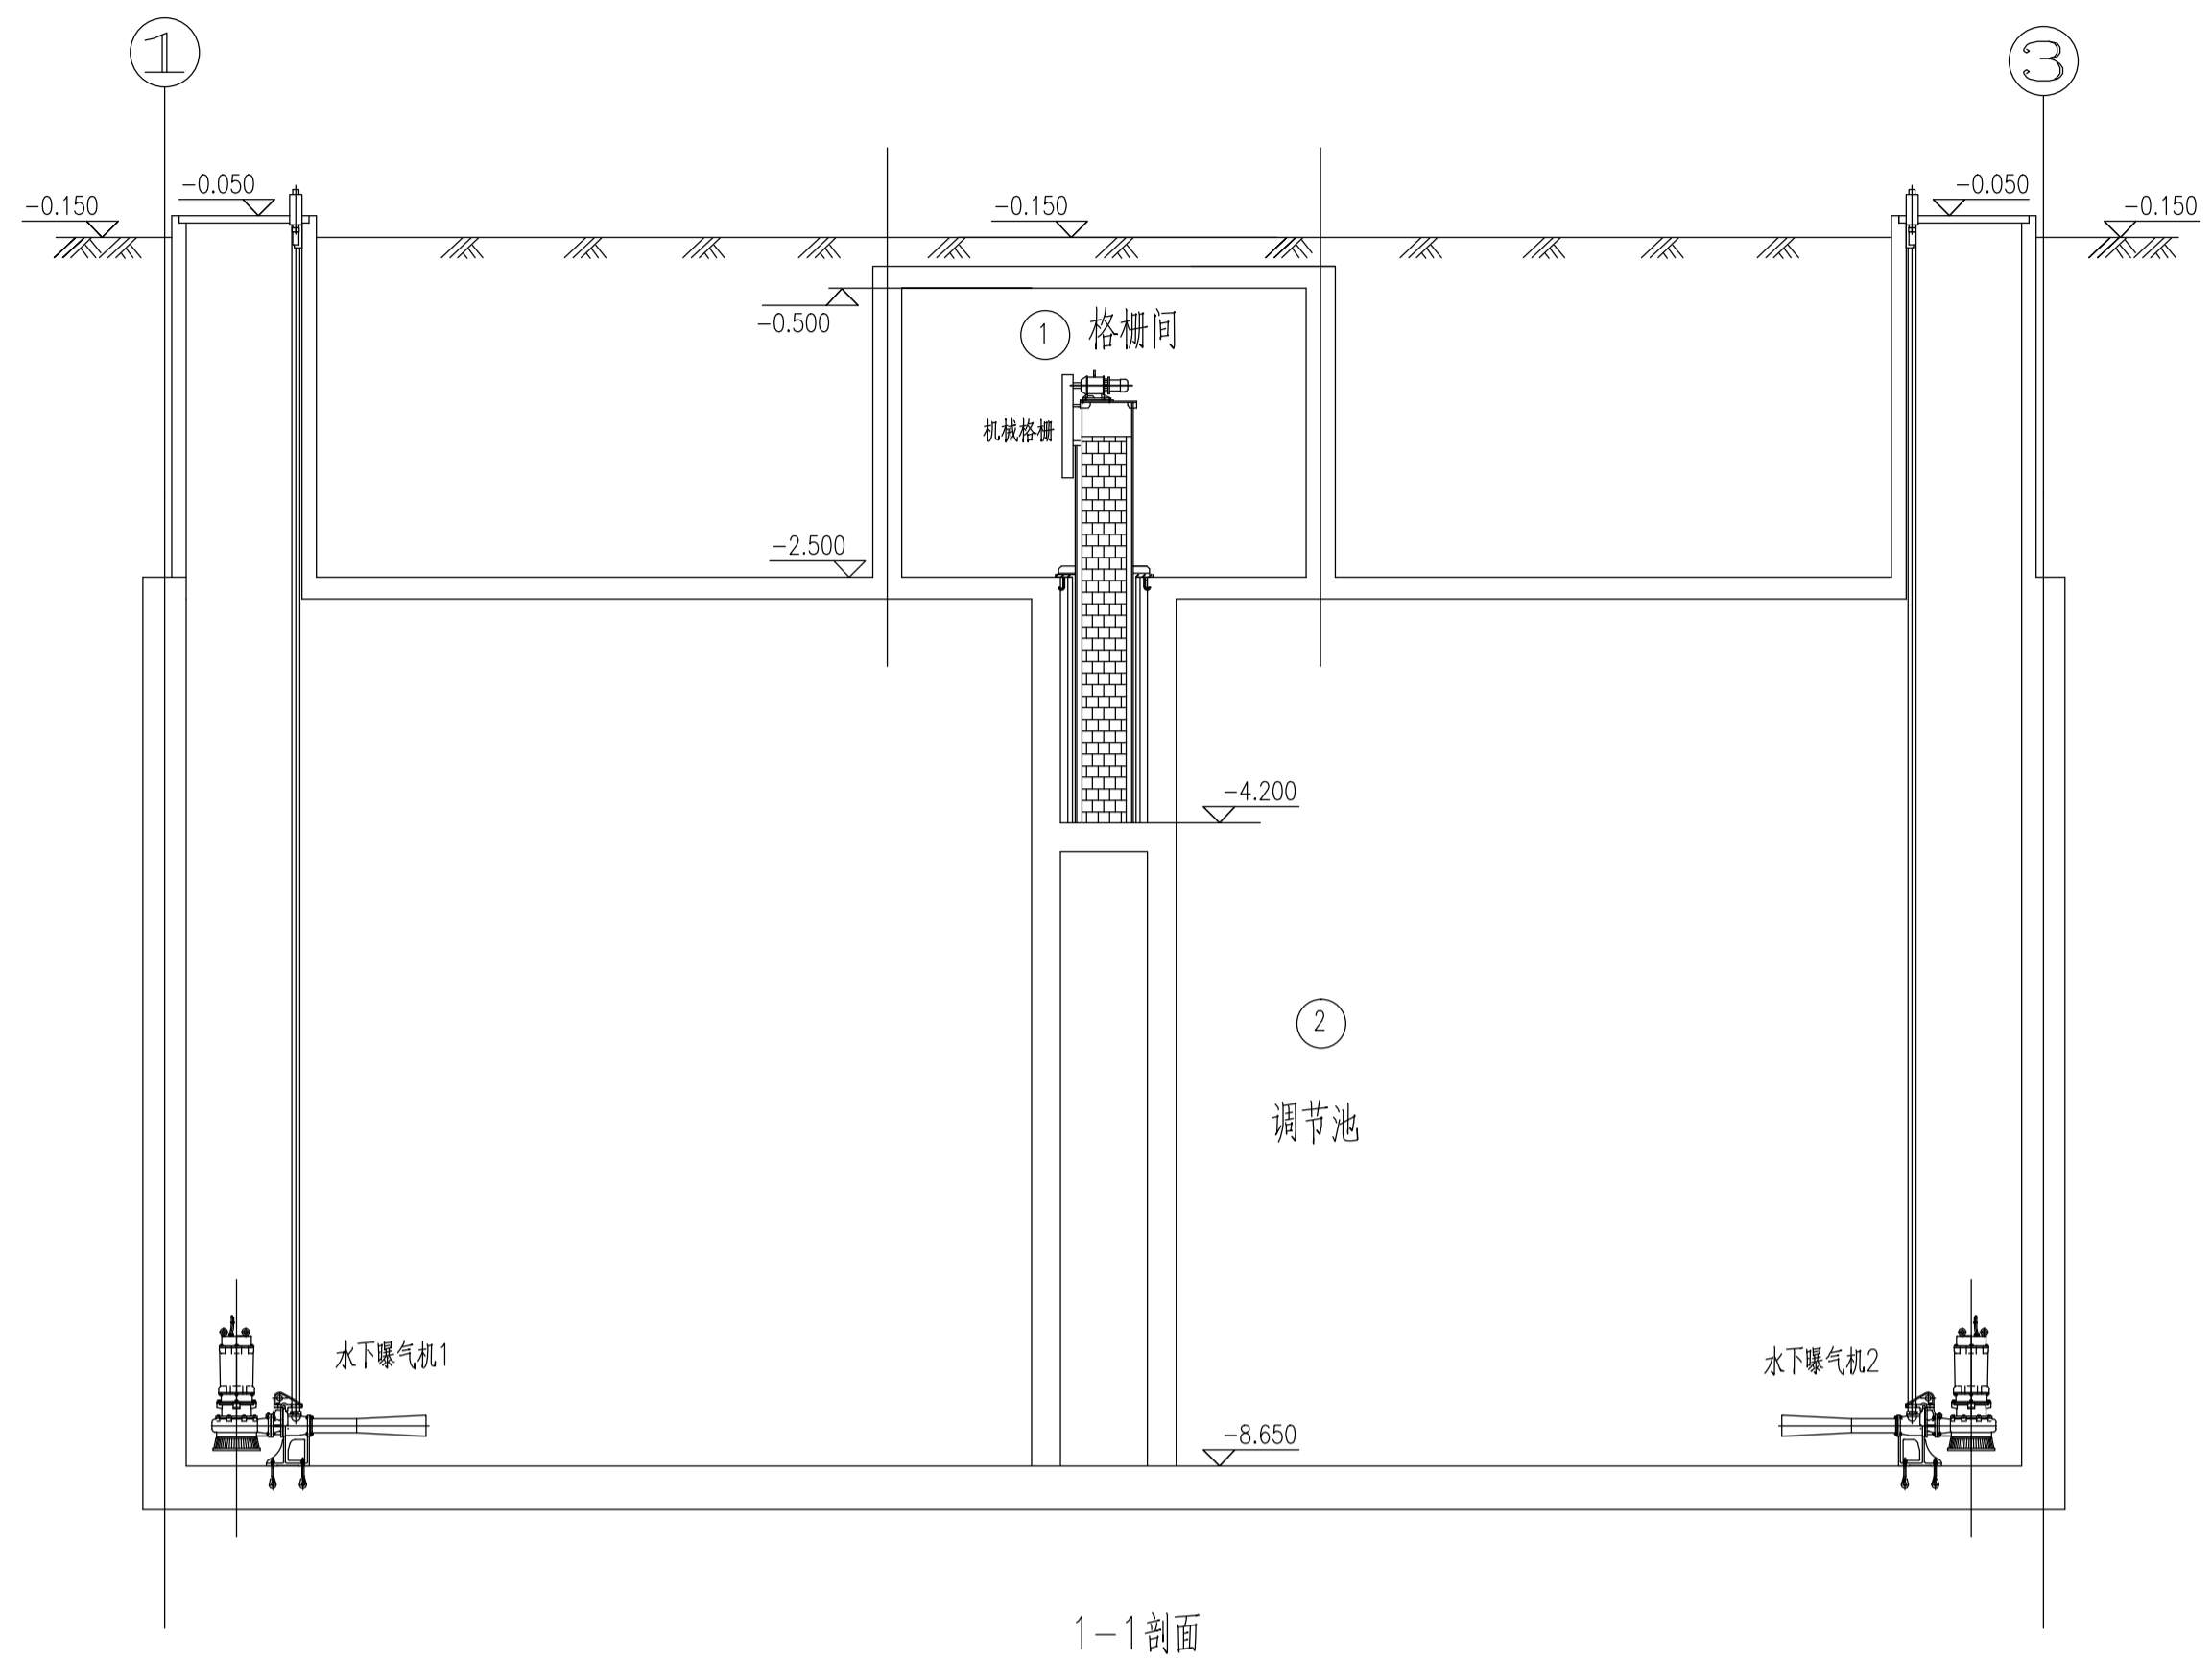

1-1 剖面

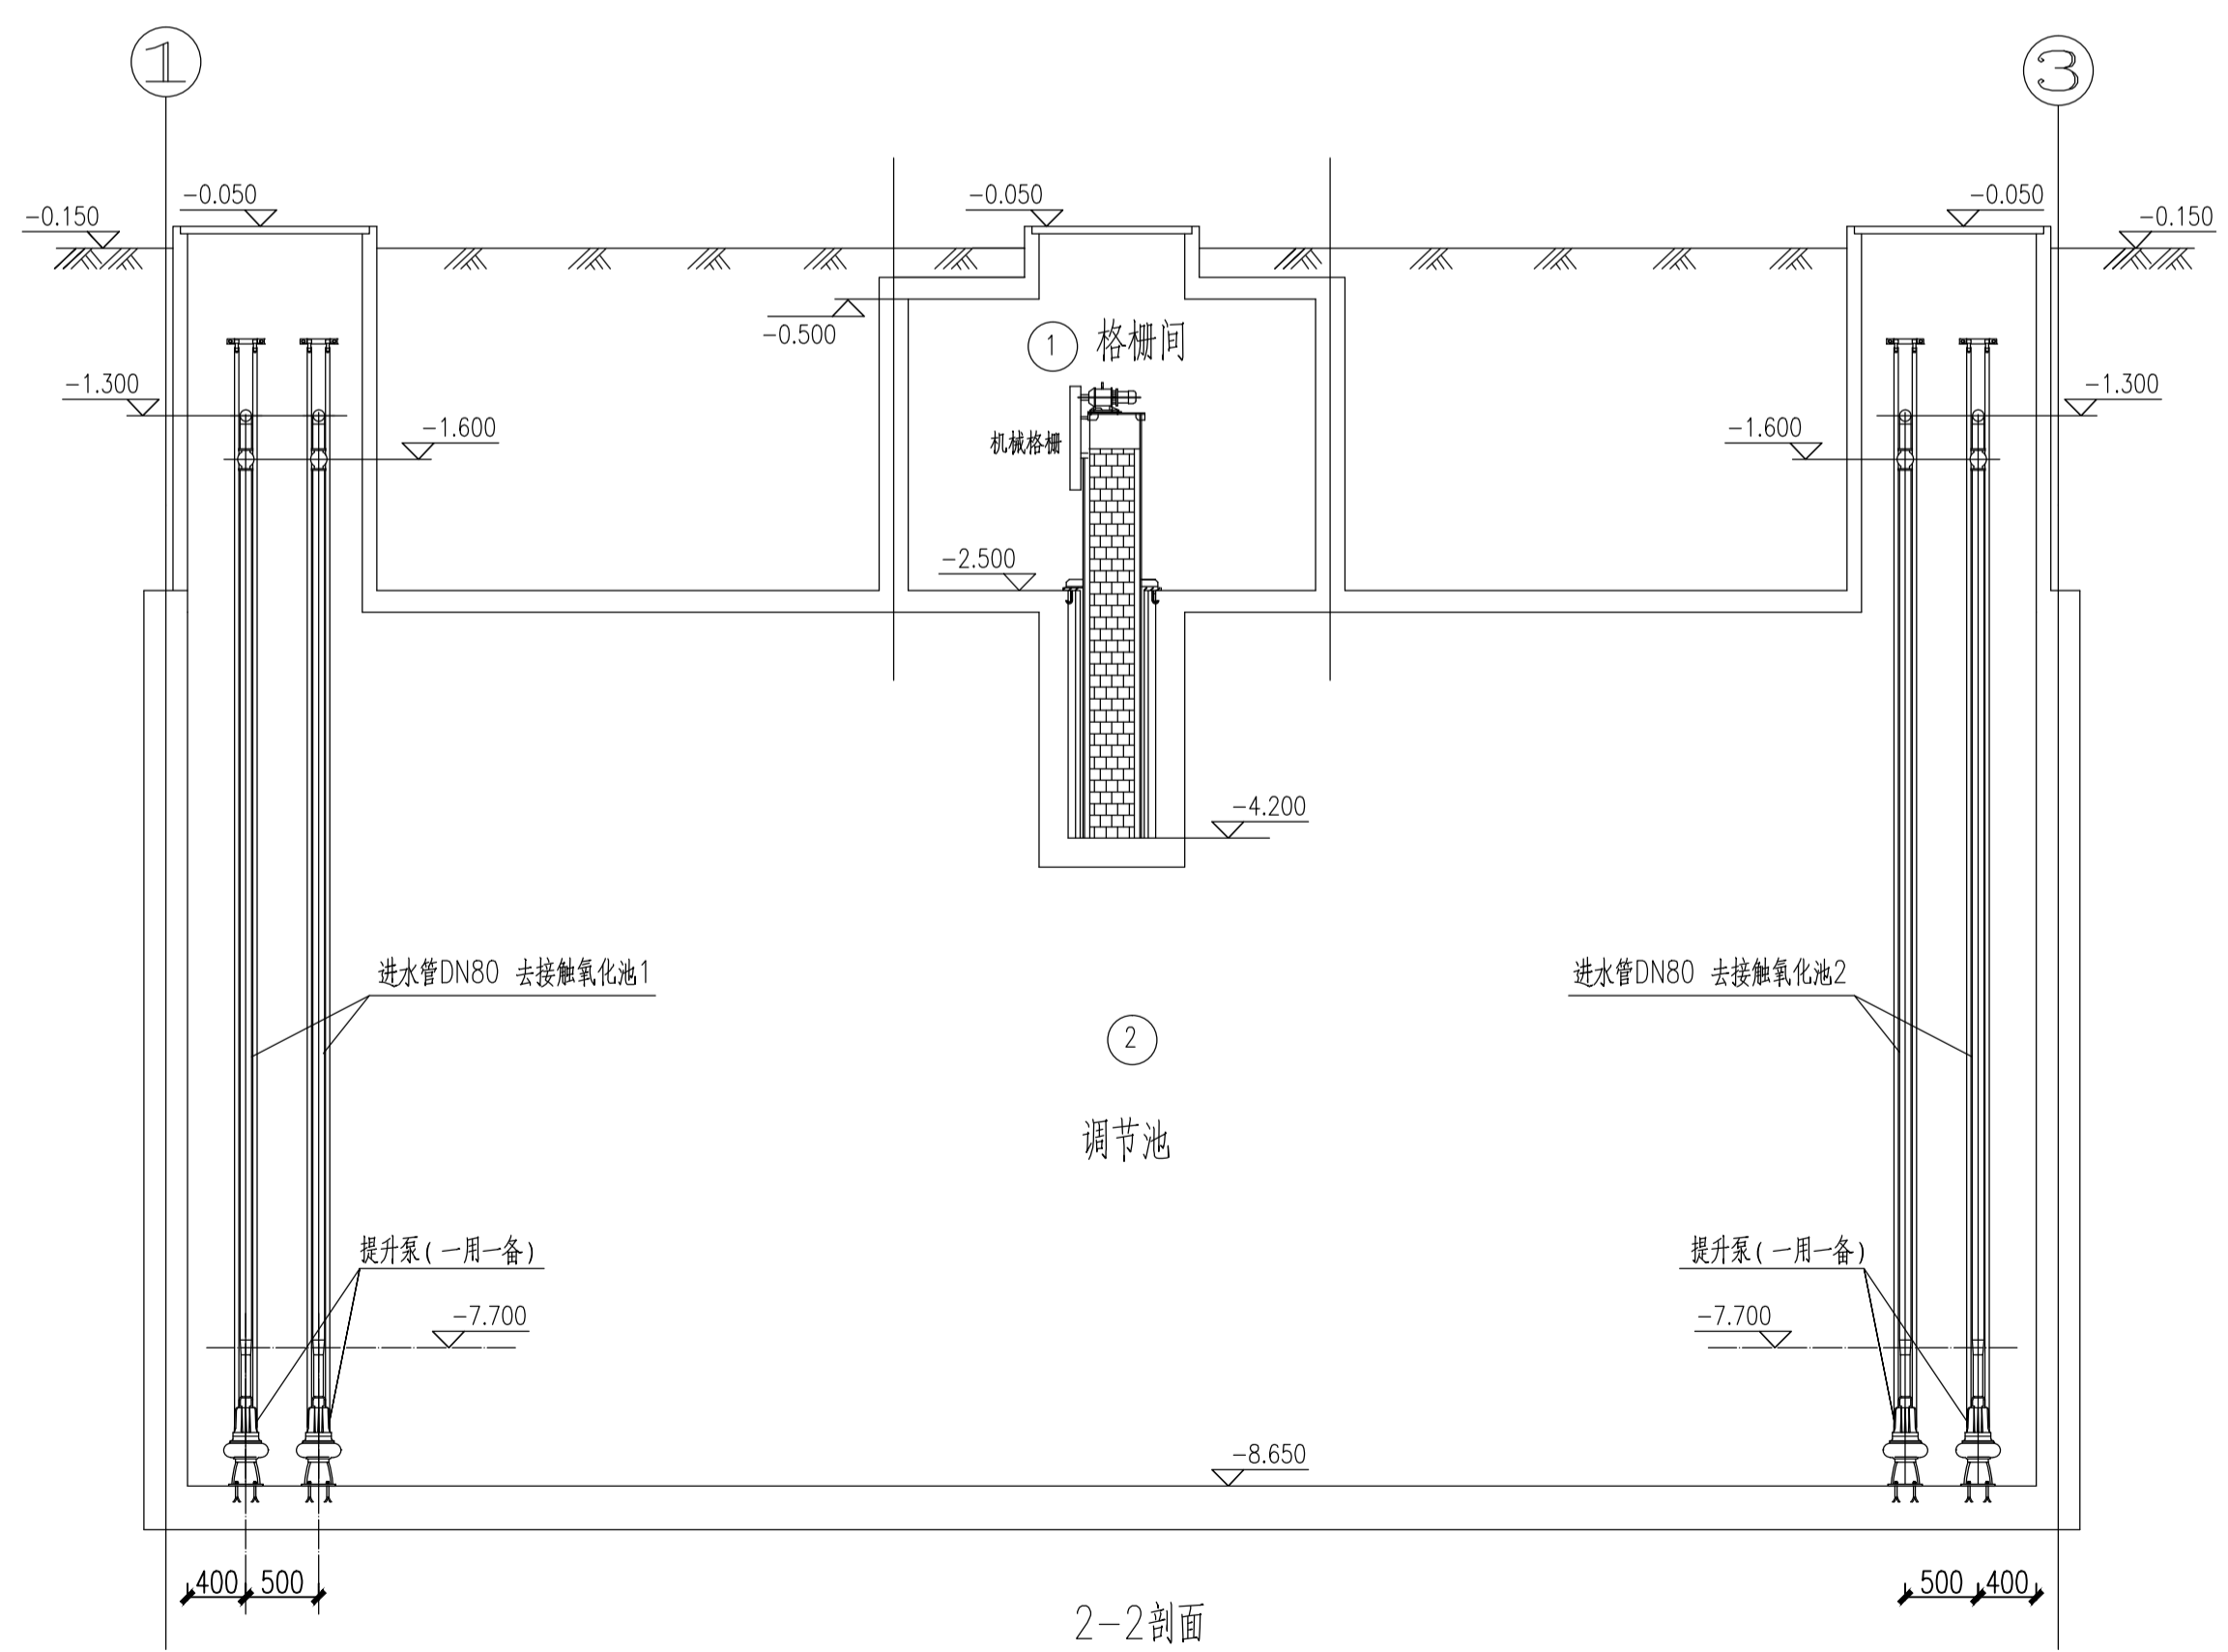

2-2 剖面

- 说明:
1. 图中尺寸以mm计,标高m计。
 2. 室外地面标高为相对标高:-0.150,室内地面为±0.000。
 3. 管道支撑及管夹做法参见给排水标准图S4(一)-03S402。
 4. 所有管道除特殊注明外均为低压流体焊接钢管(A3)。

中国中元国际工程公司		工程项目	北京市平谷区医院 污水处理站工程	工程编号	
审定	项目负责人	剖面图(一)		比例	1:50
审核	专业负责人			专业	工艺
校核	设计、制图			阶段	施工图
				日期	2009.04
				图号	GY-07